


Flur 12

99(119\_1)/105  
WE3+5

-369.6-

100(120\_1)/104  
WE2+20

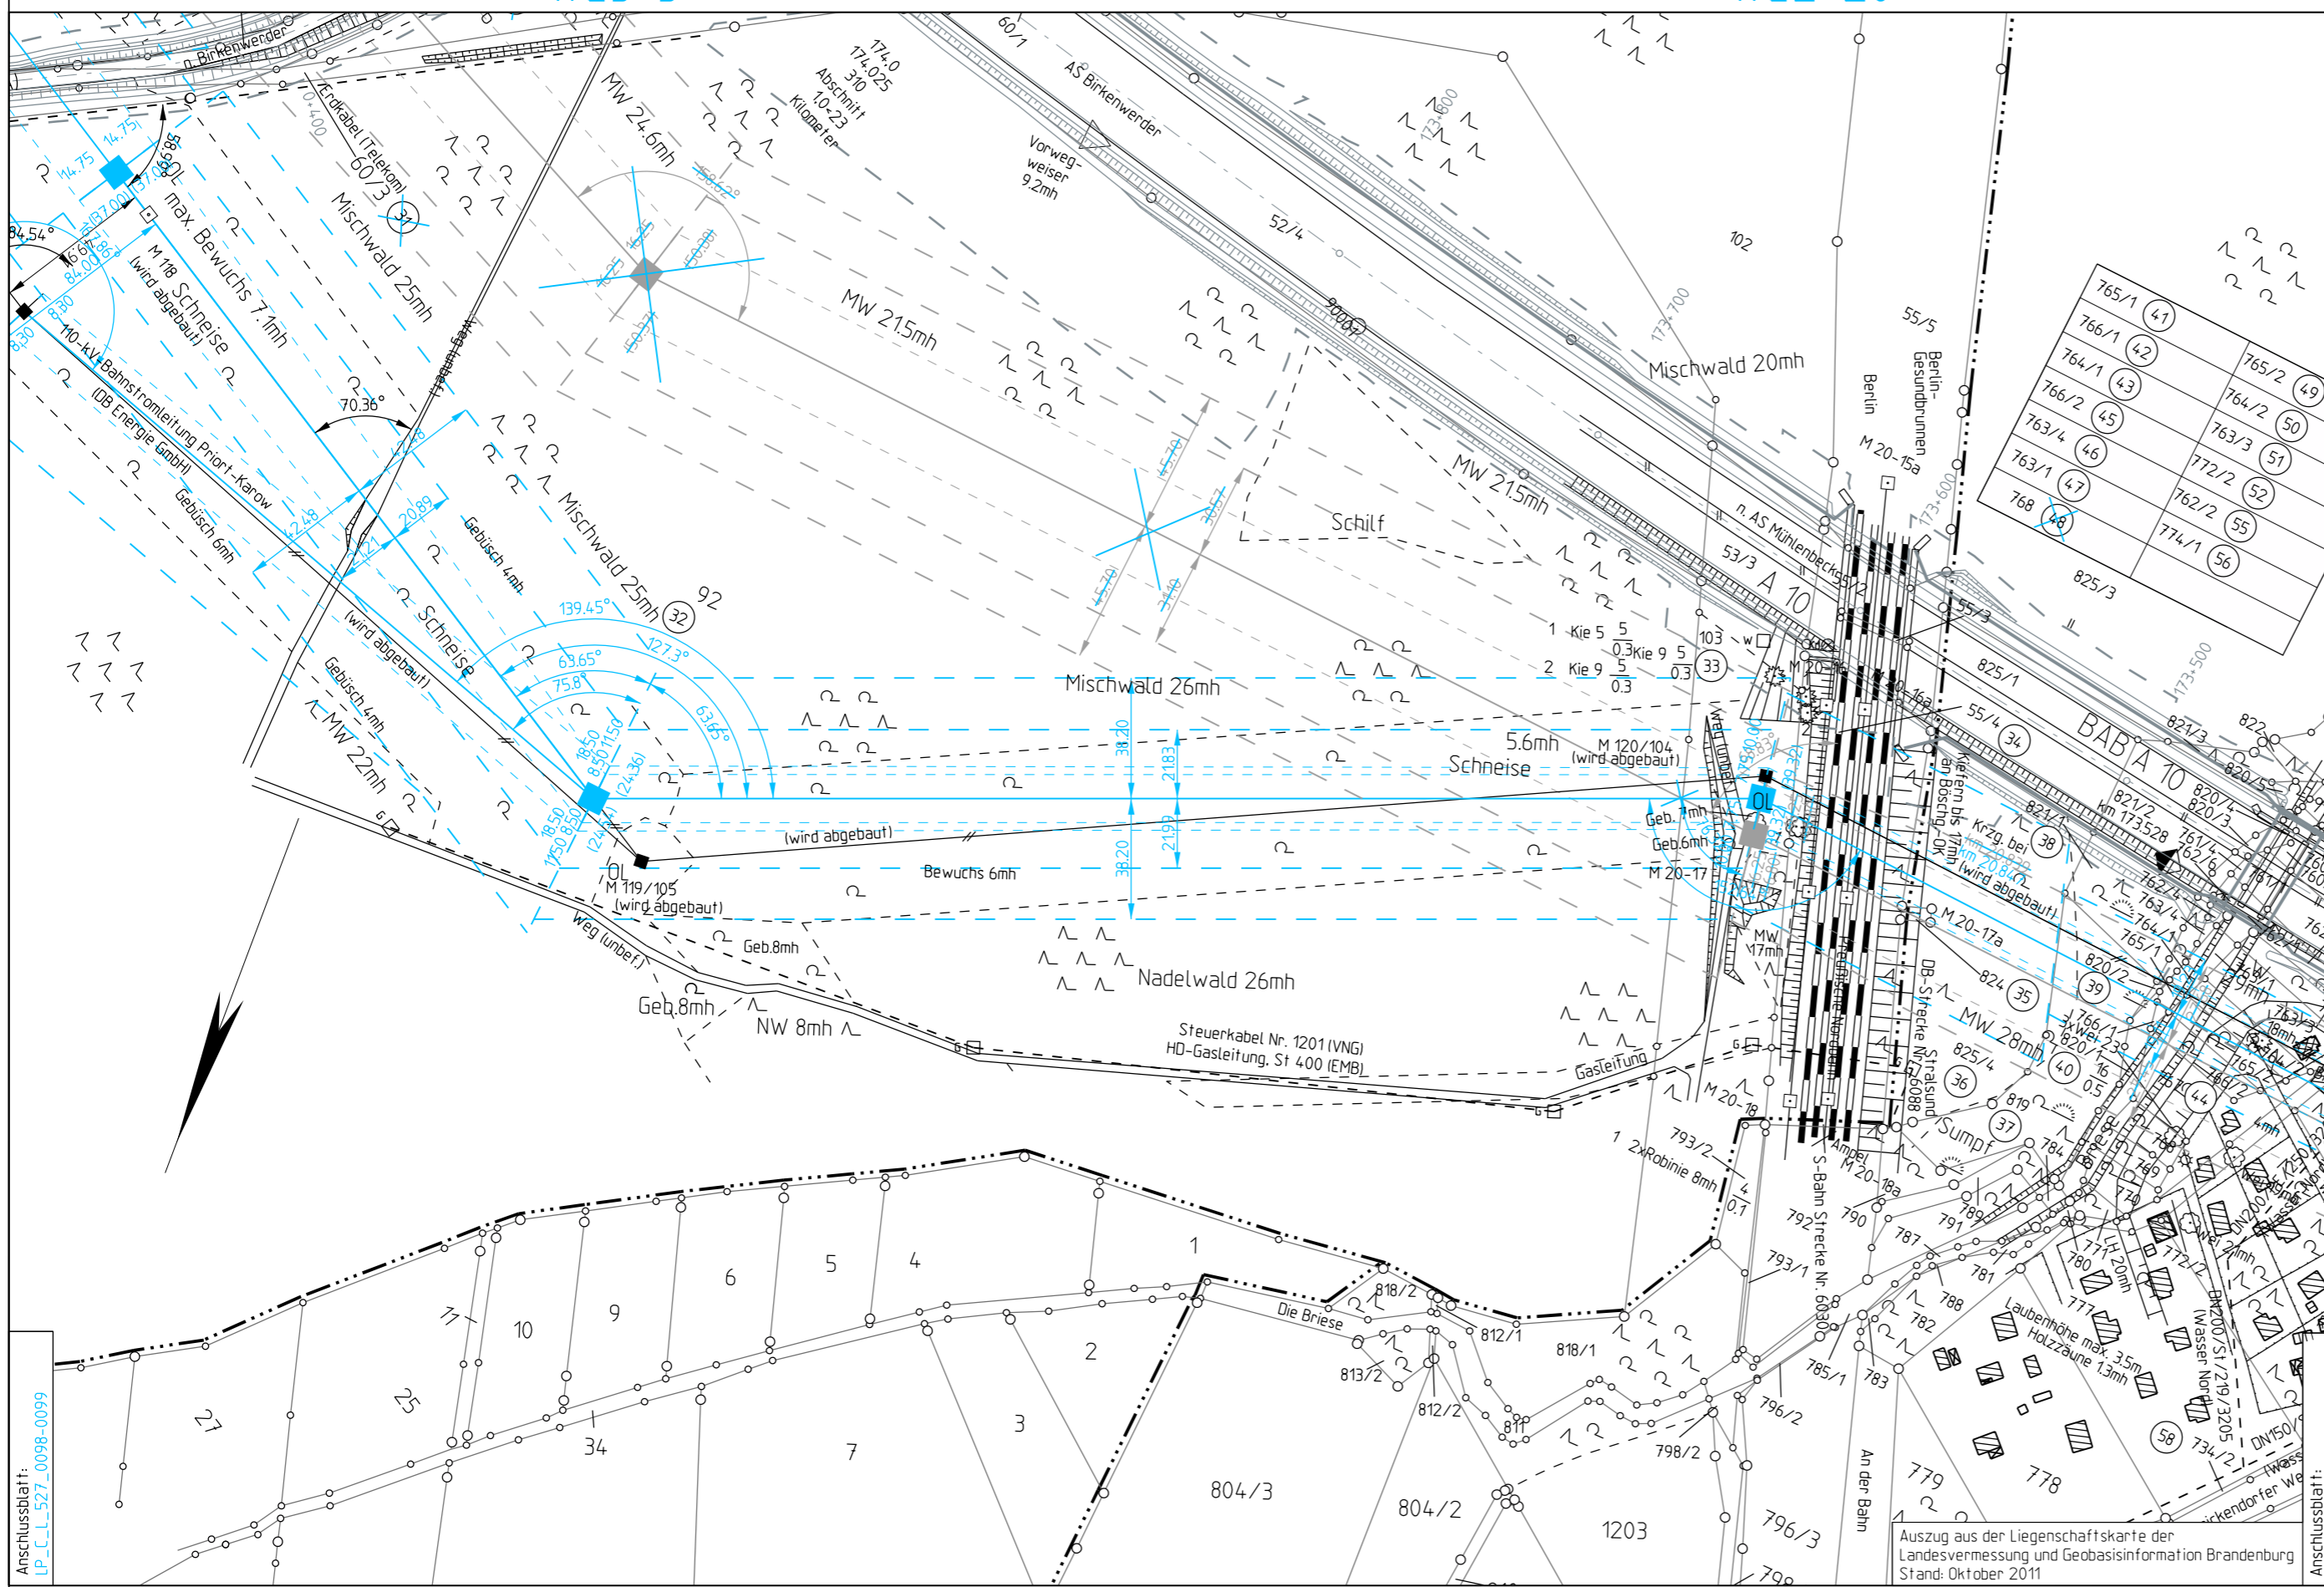

Planfeststellungsverfahren  
 380 - kV - Leitung  
 527/529/528  
 Neuenhagen-Wustermark-Hennigsdorf  
 110-kV-Bahnstromleitung Priort - Karow



1. Planänderung

**Lageplan** M 99/105 - M 100/104

Unterlage: 3.1 A

Blatt: 8 N


Maßstab: 1:2000

**Legende:**

**Grenzen:**

- Land
- Reg. Bez.
- Kreis
- Stadt/Gem.
- Gemarkung
- Flur
- Flurstück
- Nutzungsartengrenze
- LSG / NSG
- WSG
- Sondergebiete

- Abspannmast mit Bemaßung bis zum äußeren Seil  
Klammermaße = Schutzstreifenbreite
- Tragmast mit Bemaßung bis zum äußeren Seil  
Klammermaße = Schutzstreifenbreite
- Ordnungsnummer

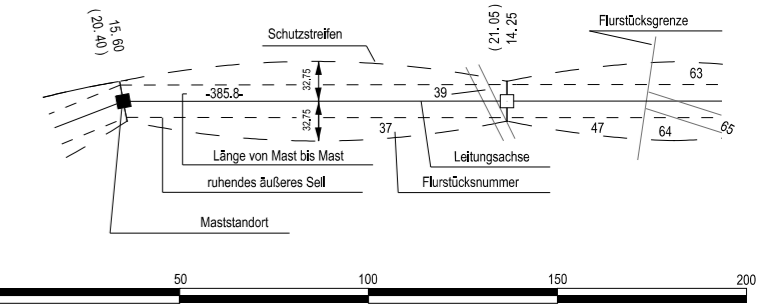

Vorhabensträger: 50Hertz Transmission GmbH  
 Heidestraße 2  
 D-10557 Berlin

Bearbeitung: LTB Leitungsbau GmbH  
 Am Umspannwerk  
 D-15366 Neuenhagen

Nr.	Änderung	Datum	Name
1	Umtrassierung M84-M105, Aktualisierung Eigentümerdaten	31.03.2017	LTB/Da

genehmigt:

Anschlussblatt: LP\_C\_L\_527\_0098-0099

Anschlussblatt: LP\_C\_L\_527\_0100-0101

Auszug aus der Liegenschaftskarte der Landesvermessung und Geobasisinformation Brandenburg Stand: Oktober 2011

Landkreis Oberhavel

Flur 11

Flur 10

Gemarkung Birkenwerder

Dateibezeichnung: LP\_C\_L\_527\_0099-0100

Stand: 31.03.2017 LTB / Da