

Flur 11

99(119_1)/105
WE3+0

-237.2-

106
WE

Planfeststellungsverfahren
380 - kV - Leitung
527/529/528
Neuenhagen-Wustermark-Hennigsdorf
110-kV-Bahnstromleitung Priort - Karow



1. Planänderung

Titel: **Lageplan M 99/105 - M 106**

Unterlage: 3.1 A

Blatt: 8a N


 

Maßstab: 1:2000

Legende:

Grenzen:

- Land
- Reg. Bez.
- Kreis
- Stadt/Gem.
- Gemarkung
- Flur
- Flurstück
- Nutzungsartengrenze
- LSG / NSG
- WSG
- Sondergebiete

- Abspannmast mit Bemaßung bis zum äußeren Seil
Klammermaße = Schutzstreifenbreite
- Tragmast mit Bemaßung bis zum äußeren Seil
Klammermaße = Schutzstreifenbreite
- Ordnungsnummer

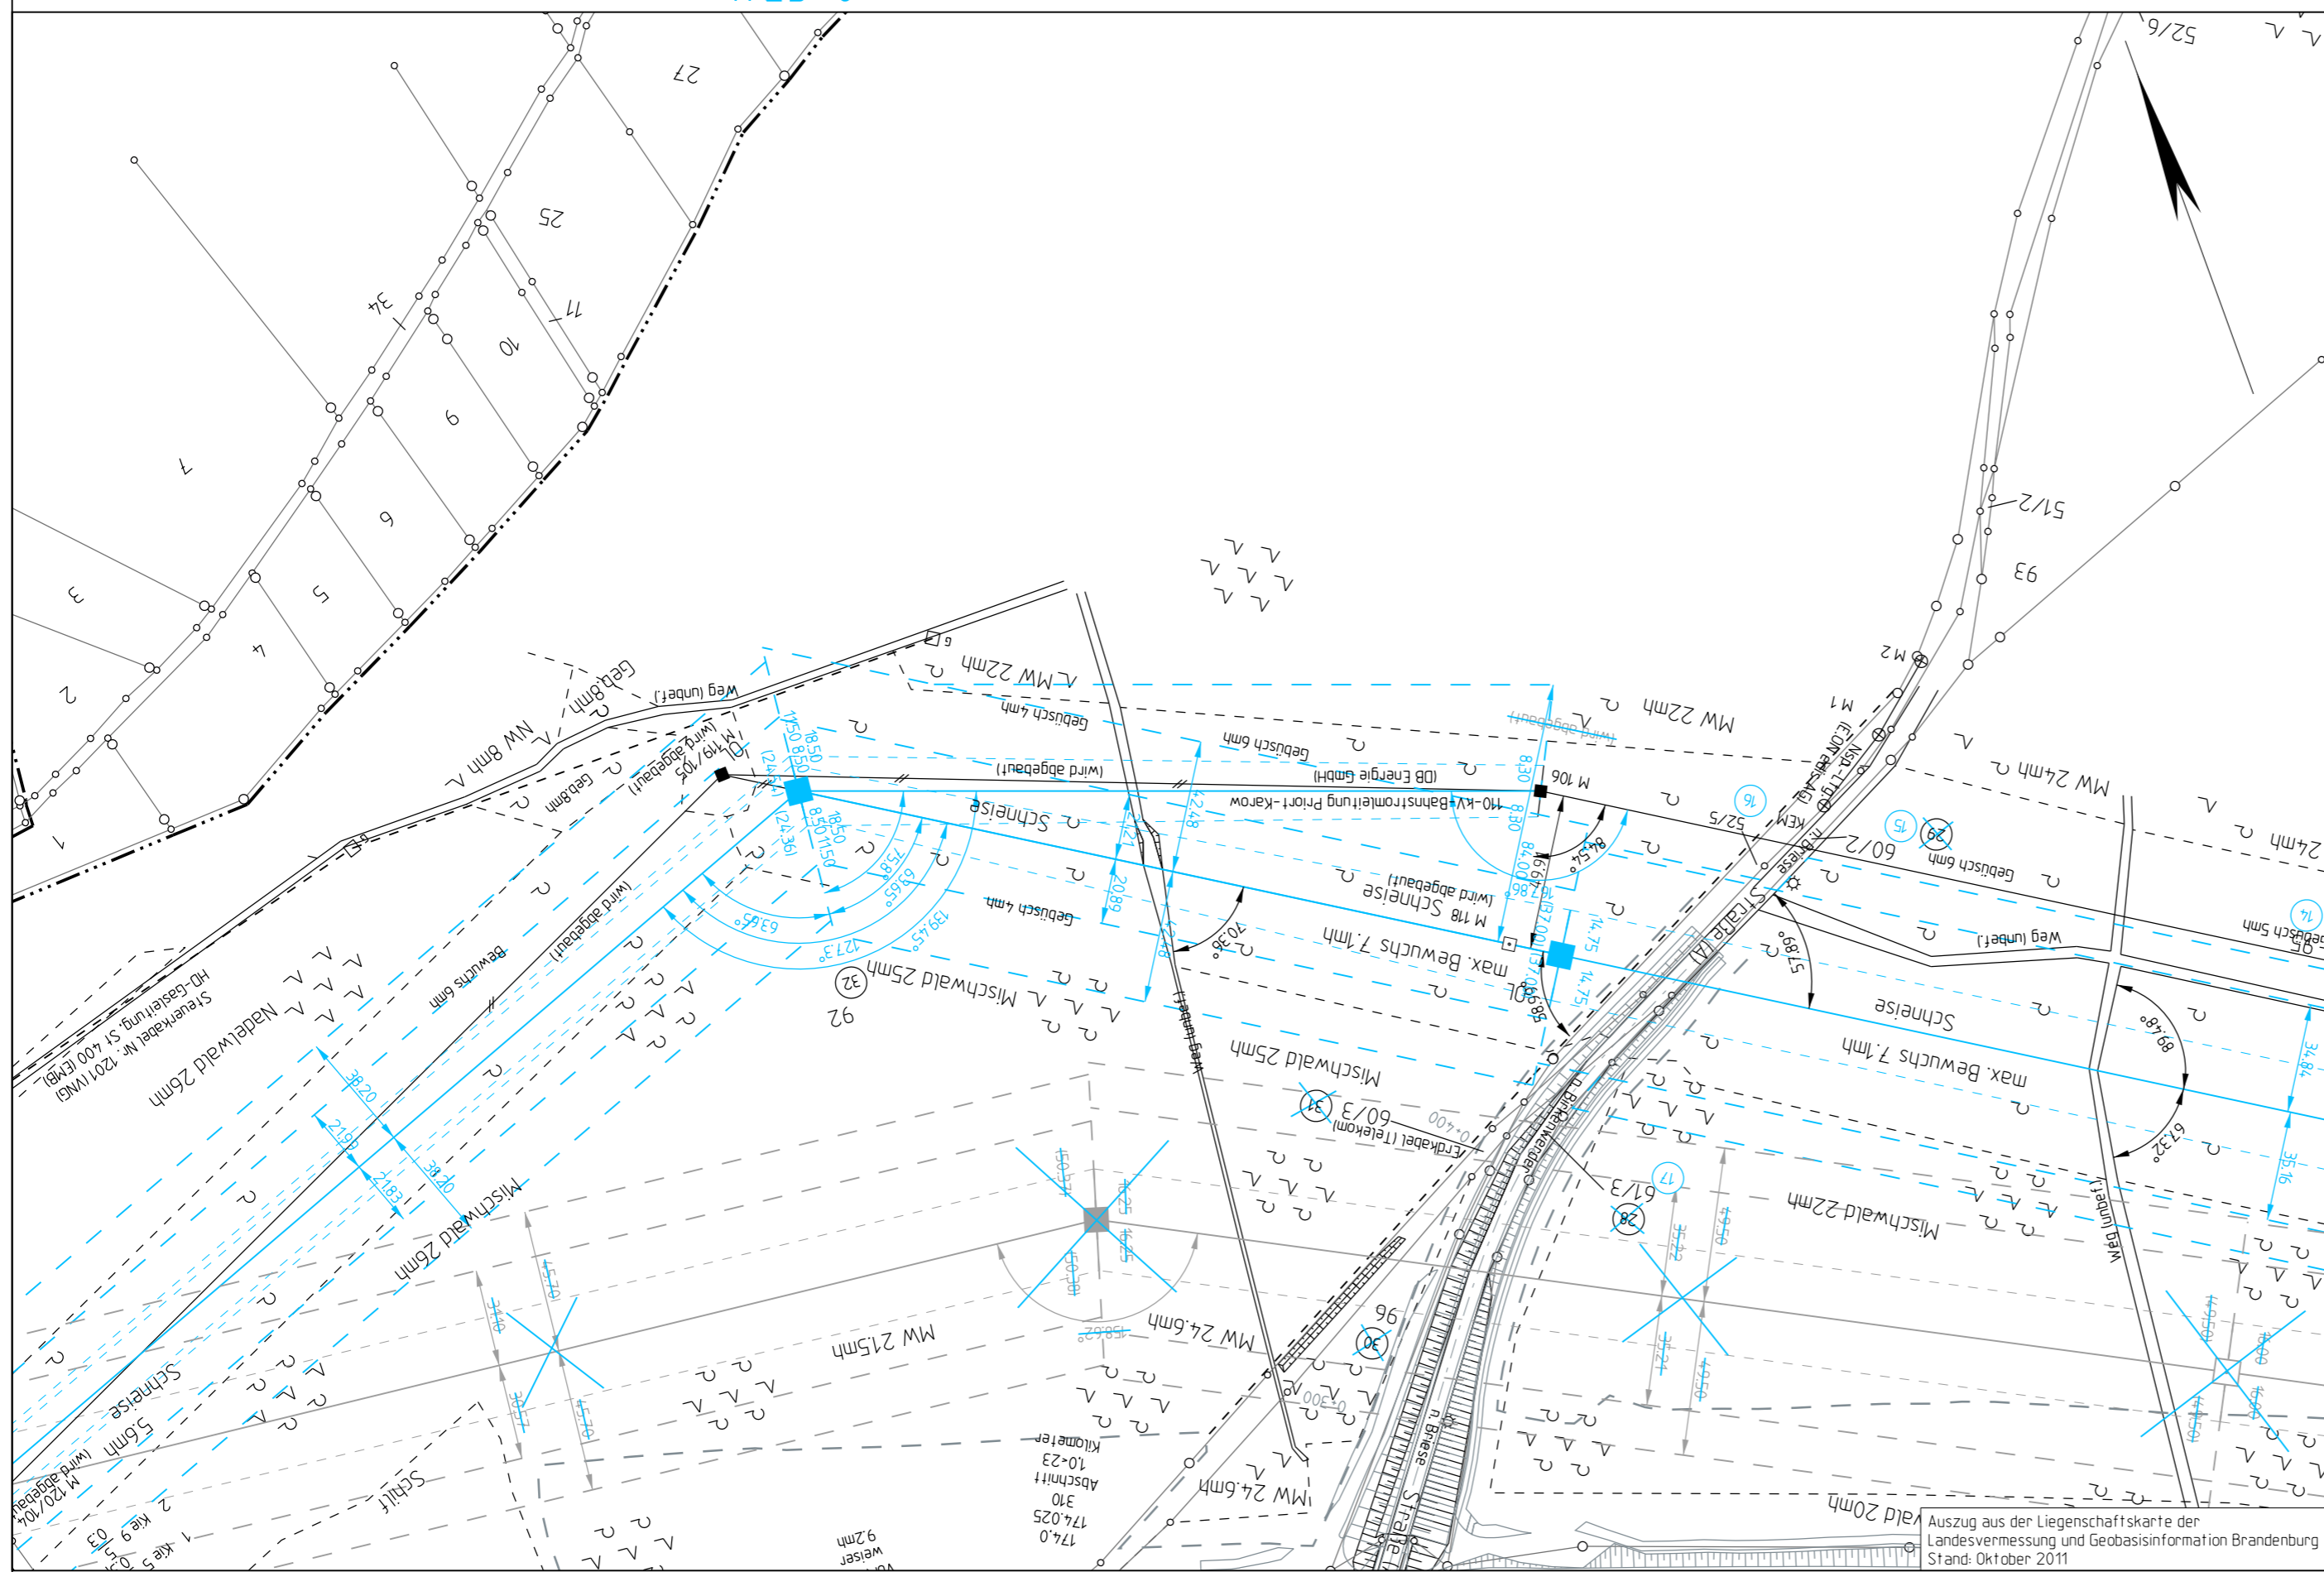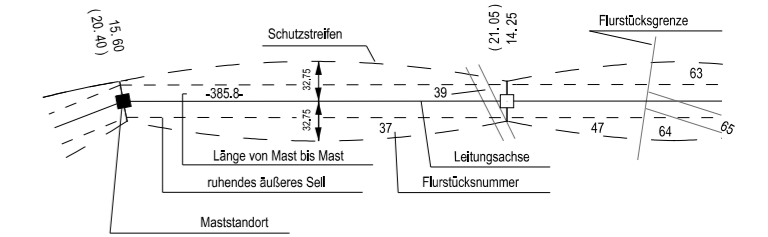

Vorhabensträger: 50Hertz Transmission GmbH
Heidestraße 2
D-10557 Berlin

Bearbeitung: LTB Leitungsbau GmbH
Am Umspannwerk
D-15366 Neuenhagen

Nr.	Änderung	Datum	Name
1	Umtrassierung M84-M105, Aktualisierung Eigentümerdaten	31.07.2017	LTB/Da

genehmigt:

Landkreis Oberhavel Gemeinde Birkenwerder Flur 12 Gemarkung Birkenwerder

Dateibezeichnung: LP_C_L_527_0099-0106

Stand: 31.07.2017 LTB / Da