


102(122\_1)/102  
WE1+25

-355.4-

103(123\_1)/101  
WE1+10

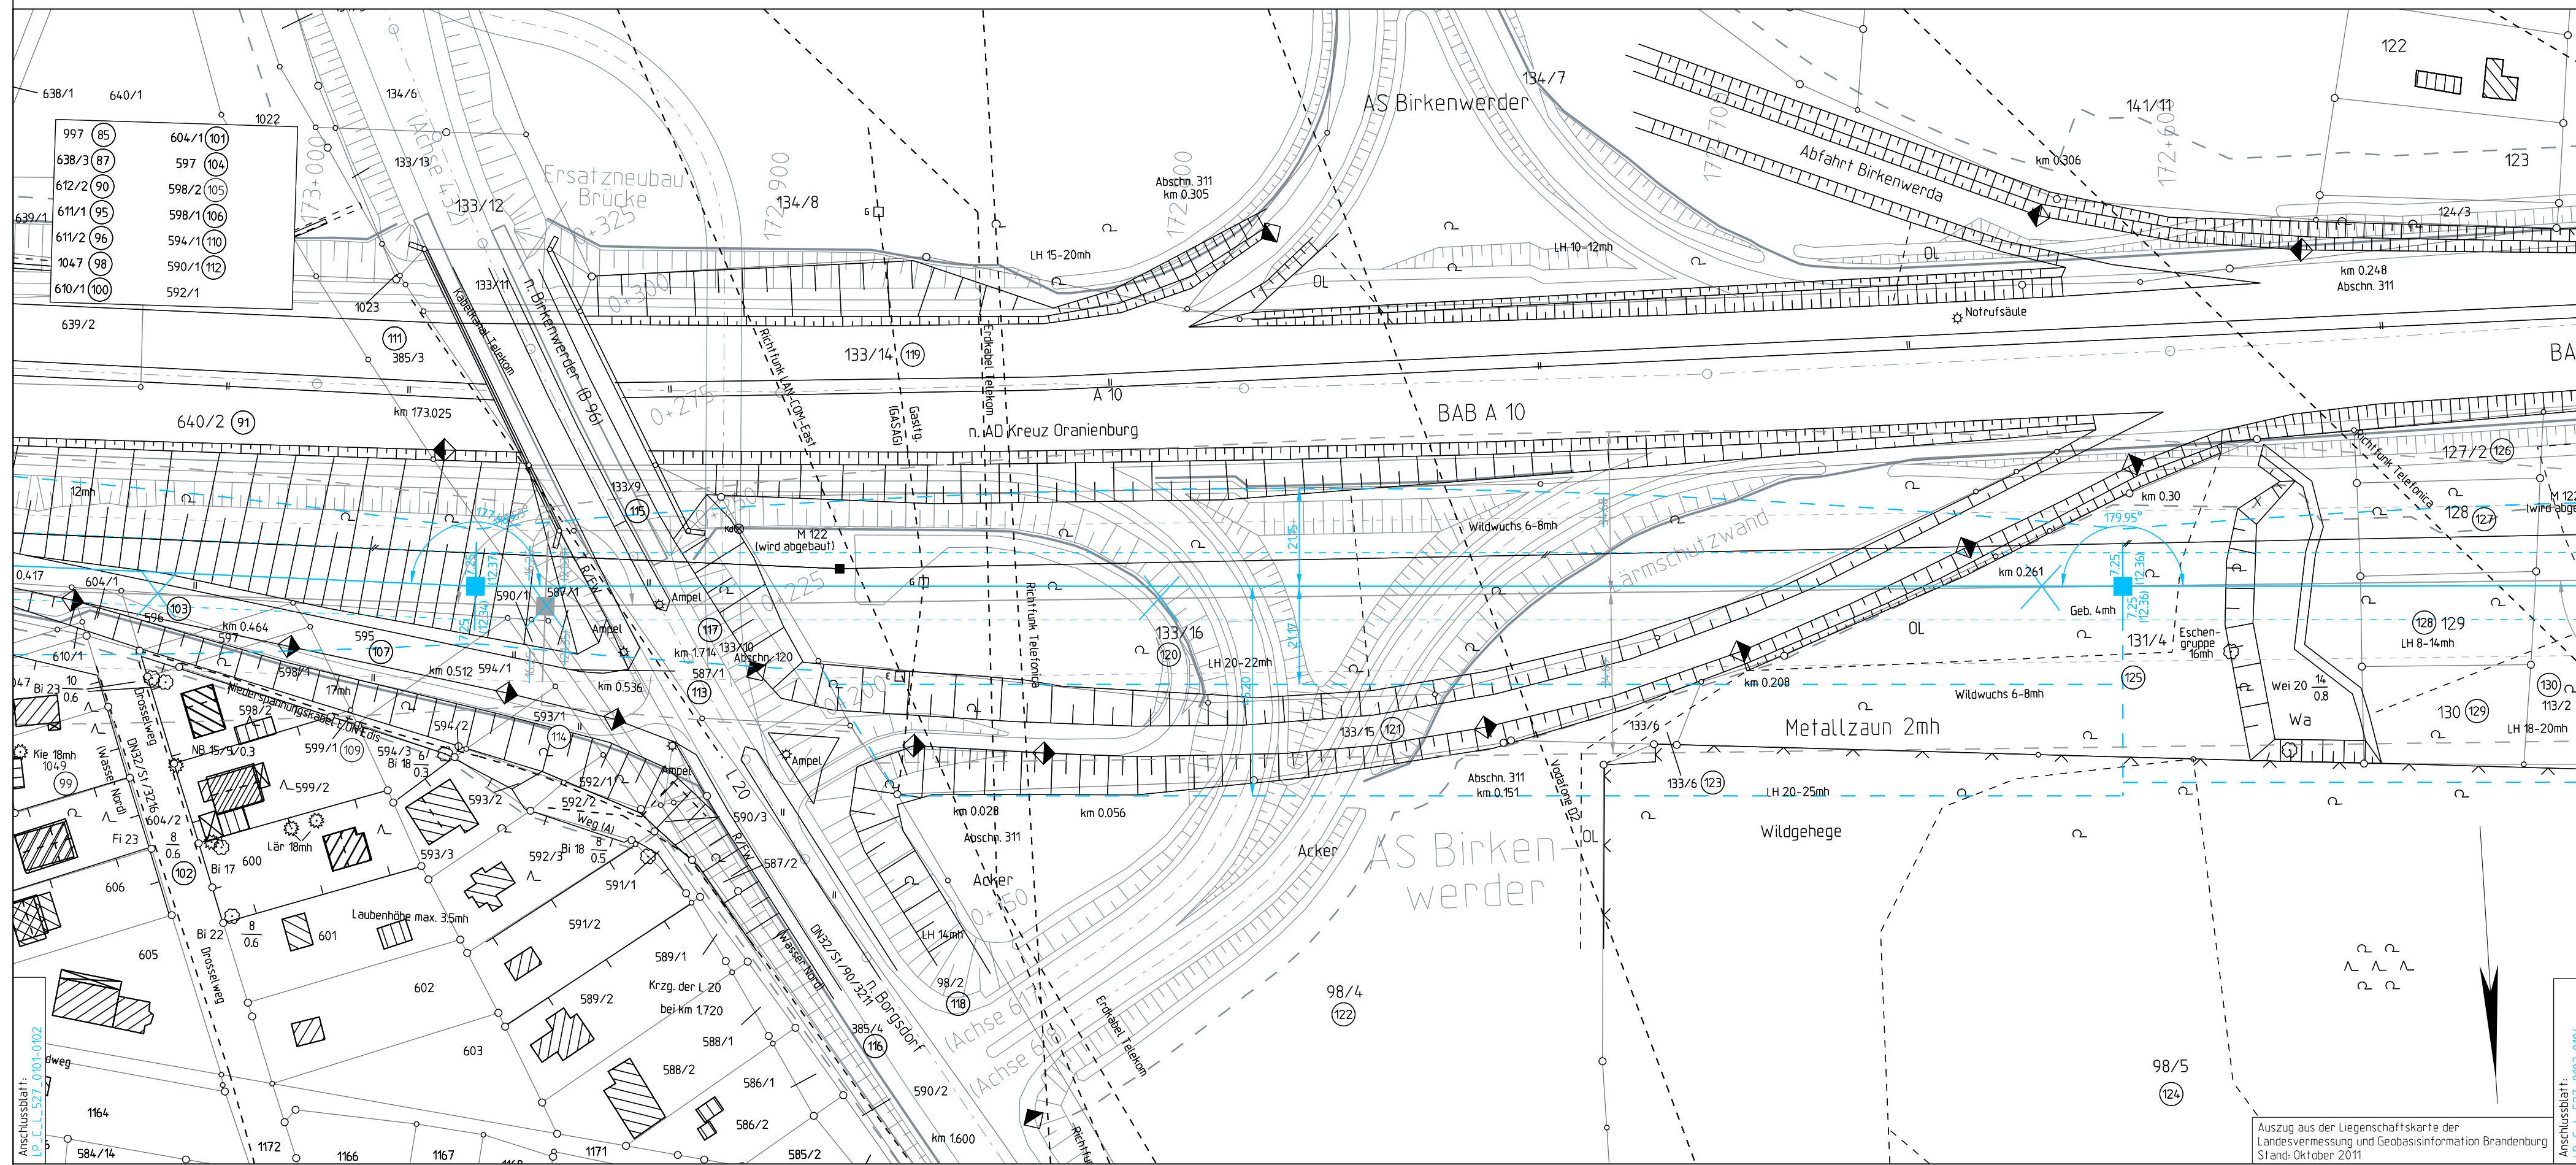

Planfeststellungsverfahren  
380 - kV - Leitung  
527/529/528  
Neuenhagen-Wustermark-Hennigsdorf  
110-kV-Bahnstromleitung Priort - Karow



1. Planänderung


Titel: **Lageplan M 102/102 - M 103/101**

Unterlage: 3.1 A Blatt: 54 N Maßstab: 1:1000

**Legende:**

**Grenzen:**

- Land
- Reg. Bez.
- Kreis
- Stadt/Gem.
- Gemarkung
- Flur
- Flurstück
- Nutzungsartengrenze
- LSG / NSG
- WSG
- Sondergebiete

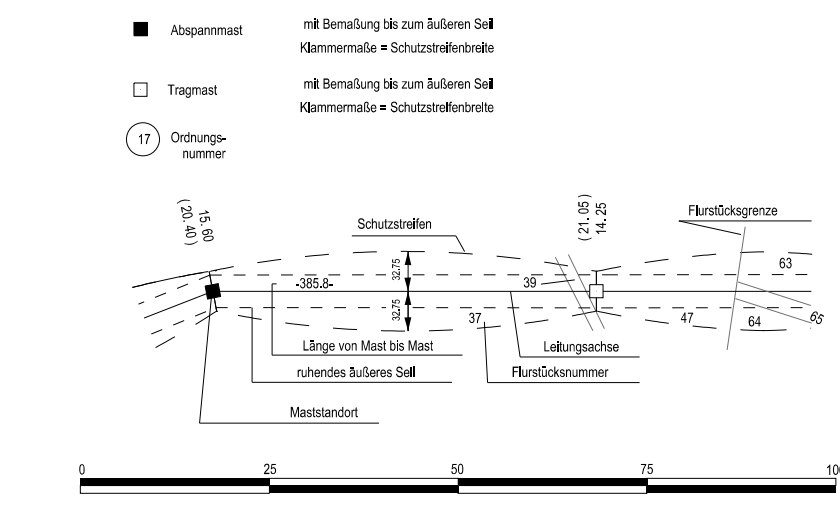

Vorhabensträger: 50Hertz Transmission GmbH  
Heidestraße 2  
D-10557 Berlin

Bearbeitung: LTB Leitungsbau GmbH  
Am Umspannwerk  
D-15366 Neuenhagen

| Nr. | Änderung                         | Datum      | Name   |
|-----|----------------------------------|------------|--------|
| 1   | Umtrassierung Mast 84 - Mast 105 | 16.06.2017 | LTB/Da |

genehmigt:

Landkreis Oberhavel

Gemeinde Birkenwerder

Flur 10

Gemarkung Birkenwerder

Dateibezeichnung: LP\_C\_L\_527\_0102-0103

Stand: 16.06.2017 LTB / Da