


Flur 12

99(119_1)/105
WA3/WE+10

-371.1-

100(120_1)/104
WE+25

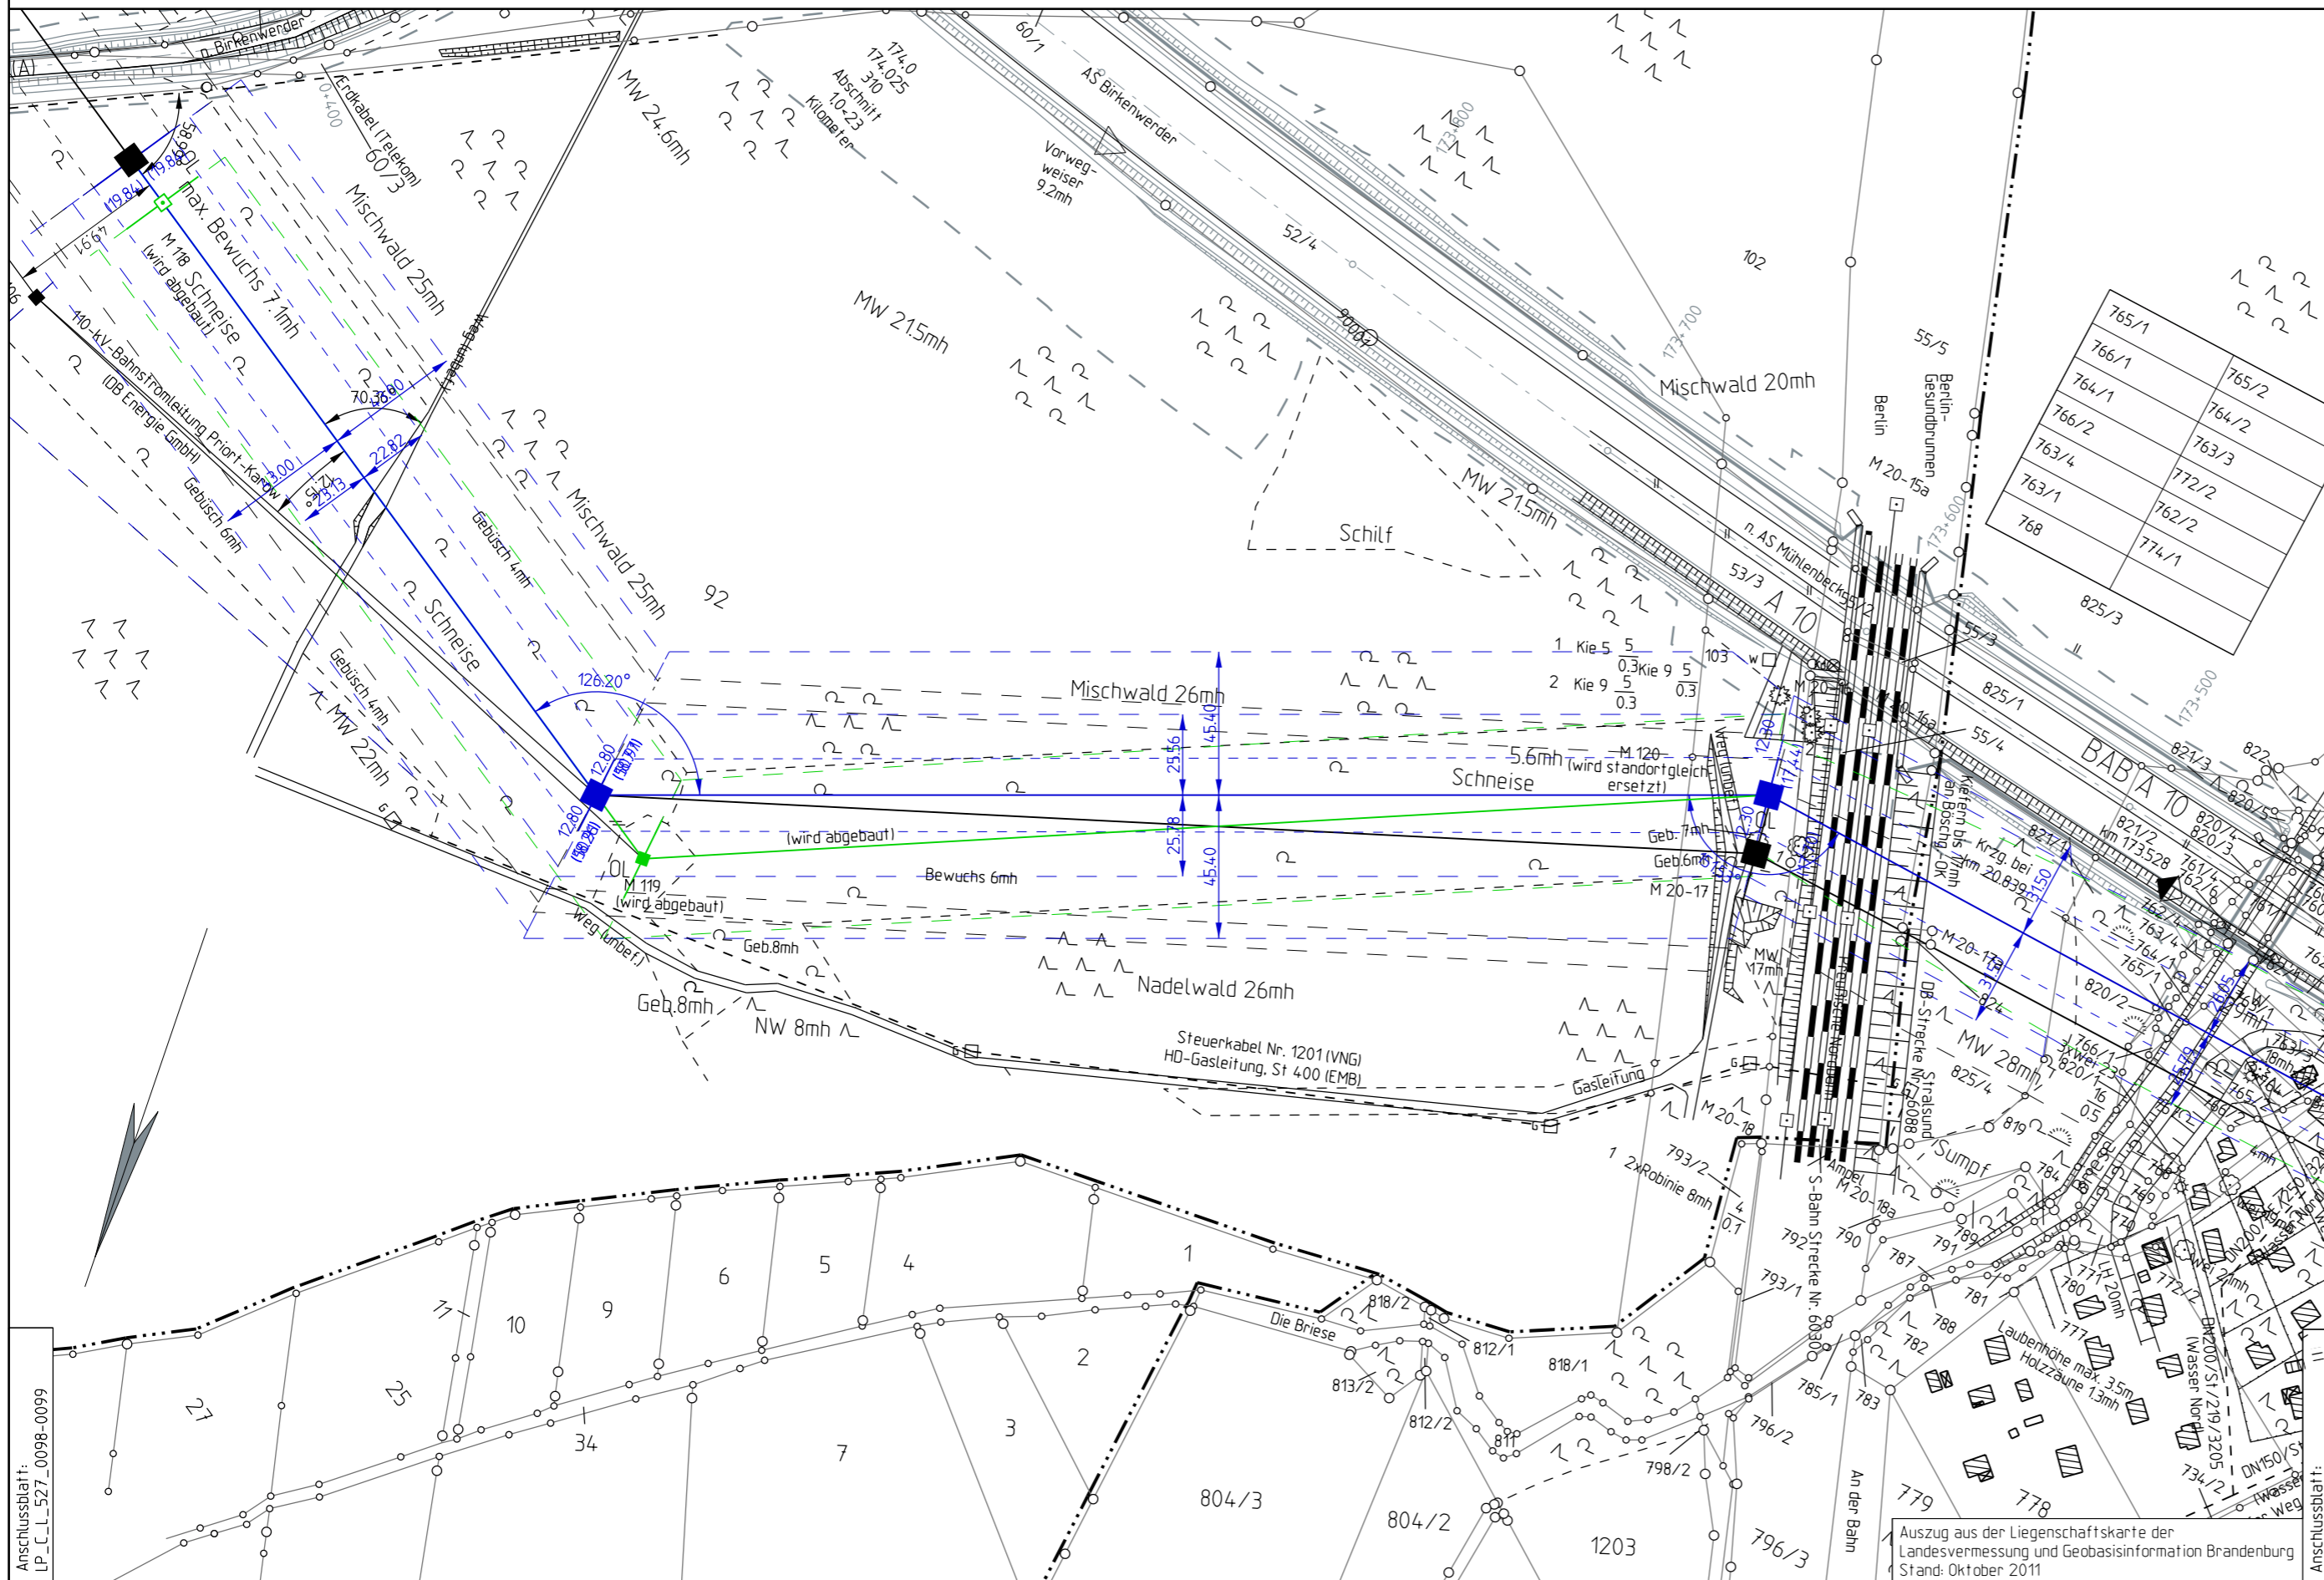

Planfeststellungsverfahren

380 - kV - Leitung

527/529/528

Neuenhagen-Wustermark-Hennigsdorf

110-kV-Bahnstromleitung Priort - Karow



Variante standortgleich

Titel:

Lageplan M 99/105 - M 100/104

Unterlage: 3.1

Blatt: 8 N


Maßstab: 1:2000

Legende:

- 380-kV/110-kV Variante standortgleich
- 380-kV/110-kV PFV
- 220-kV/110-kV Bestand

Grenzen:

- Land
- Reg. Bez.
- Kreis
- Stadt/Gem.
- Gemarkung
- Flur
- Flurstück
- Nutzungsartengrenze
- LSG / NSG
- WSG
- Sondergebiete

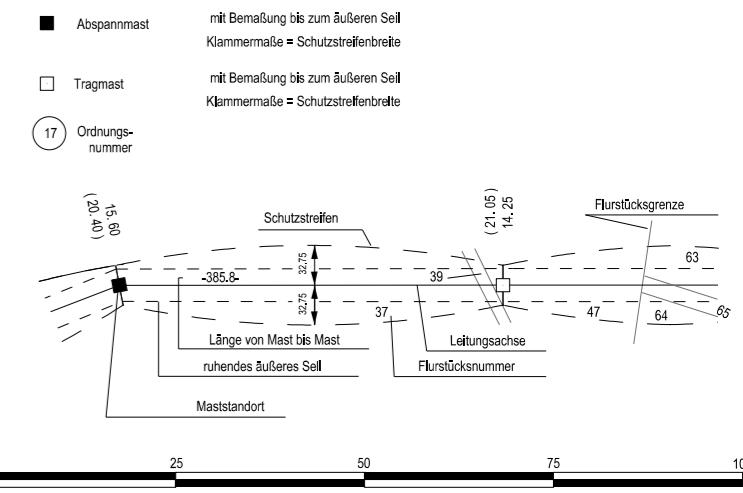

Vorhabensträger: 50Hertz Transmission GmbH
Heidestraße 2
10557 Berlin

Bearbeitung: LTB Leitungsbau GmbH
Friedrich-List-Straße 27
014445 Radebeul

Nr.	Änderung	Datum	Name

genehmigt:

Landkreis Oberhavel Gemarkung Birkenwerder

Flur 11

Flur 10

Dateibezeichnung: LP_C_L_527_0099-0100

Stand: 31.03.2017 LTB / K6