

Flur 12

99(119_1)/105
WE3+5

-369.6-

100(120_1)/104
WE2+20

Planfeststellungsverfahren
380 - kV - Leitung
527/529/528
Neuenhagen-Wustermark-Hennigsdorf
110-kV-Bahnstromleitung Priort - Karow



Birkenwerder
Variante D38

Titel: Lageplan M 99/105 - M 100/104

Unterlage: 3.1

Blatt: 1


Maßstab: 1:2000

Legende:

- 380-kV/110-kV Variante D38
- 380-kV/110kV PFV
- 220-kV/110-kV Bestand

Grenzen:

- Land
- Reg. Bez.
- Kreis
- Stadt/Gem.
- Gemarkung
- Flur
- Flurstück
- Nutzungsartengrenze
- LSG / NSG
- WSG
- Sondergebiete

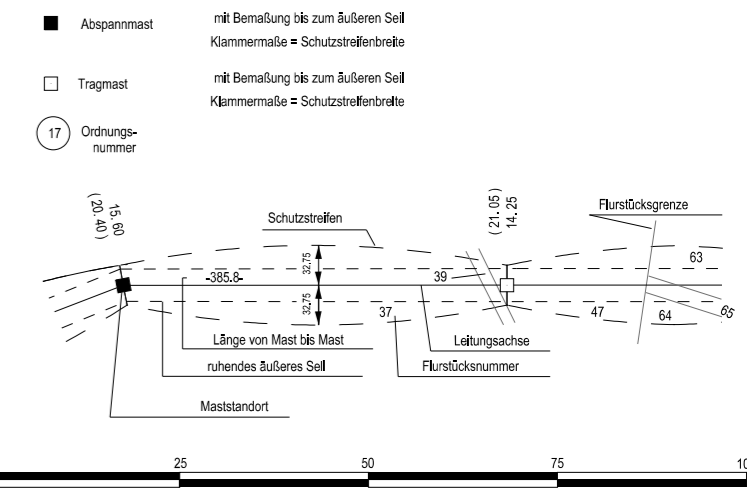


Vorhabensträger: 50Hertz Transmission GmbH
Heidestraße 2
D-10557 Berlin

Bearbeitung: LTB Leitungsbau GmbH
Am Umspannwerk
D-15366 Neuenhagen

Nr.	Änderung	Datum	Name

genehmigt:

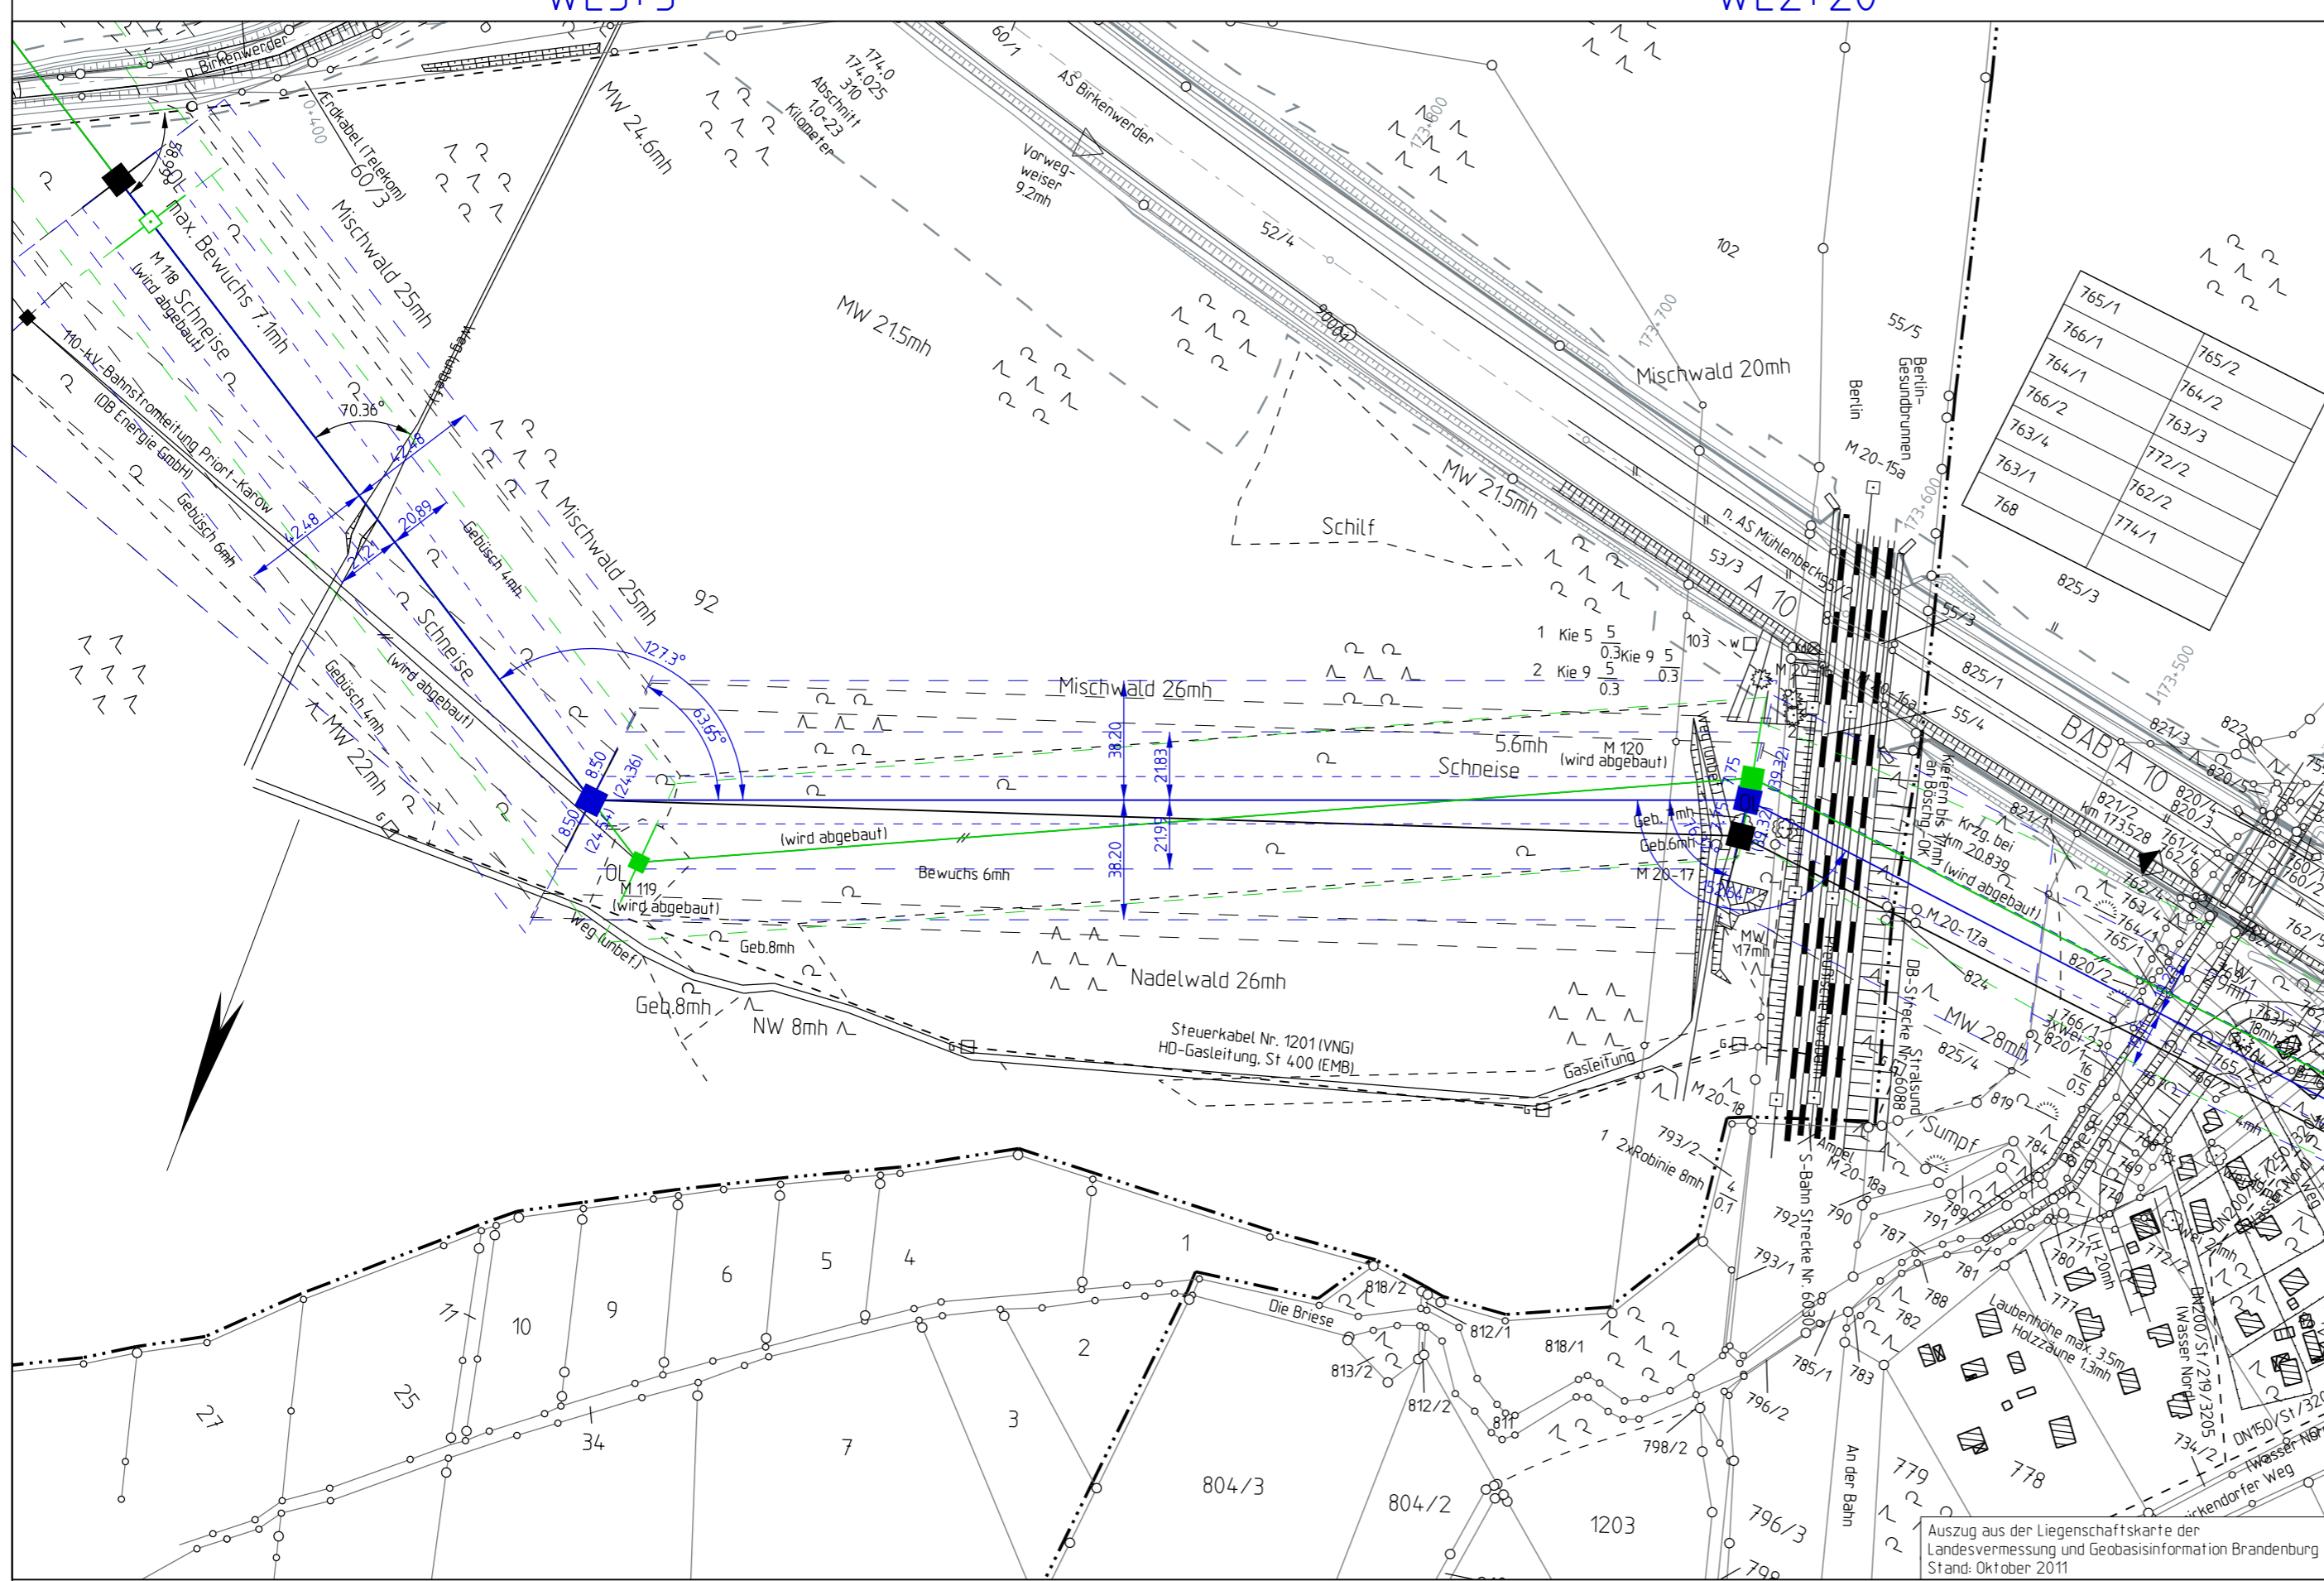

Landkreis Oberhavel Flur 11 Flur 10 Gemarkung Birkenwerder