

101(121_1)/103
WE1+20

-339.5-

102(122_1)/102
WE1+25

Planfeststellungsverfahren
380 - kV - Leitung
527/529/528
Neuenhagen-Wustermark-Hennigsdorf
110-kV-Bahnstromleitung Priort - Karow



Birkenwerder
Variante D38

Titel: Lageplan M 101/103 - M 102/102


Unterlage: 3.1 Blatt: 3 Maßstab: 1:1000

Legende:

- 380-kV/110-kV Variante D38
- 380-kV/110kV PFV
- 220-kV/110-kV Bestand

Grenzen:

- Land
- Reg. Bez.
- Kreis
- Stadt/Gem.
- Gemarkung
- Flur
- Flurstück
- Nutzungsartengrenze
- LSG / NSG
- WSG
- Sondergebiete

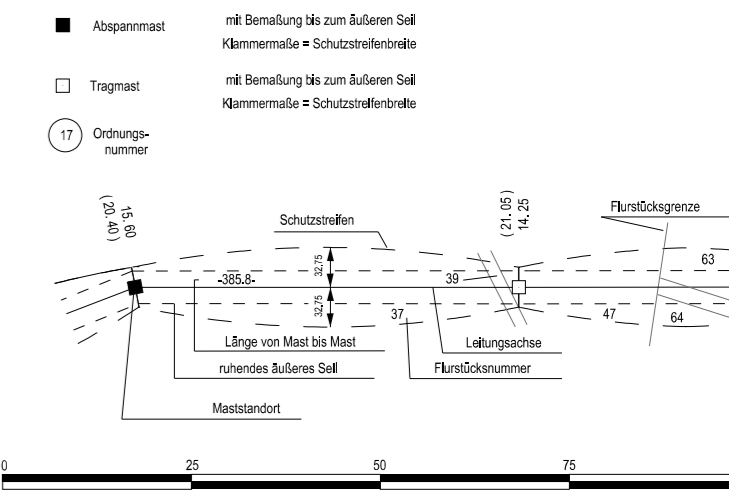

Vorhabensträger: 50Hertz Transmission GmbH
Heidestraße 2
D-10557 Berlin

Bearbeitung: LTB Leitungsbau GmbH
Am Umspannwerk
D-15366 Neuenhagen

Nr.	Änderung	Datum	Name

genehmigt:

Landkreis Oberhavel Gemeinde Birkenwerder Gemarkung Birkenwerder Flur 10

Dateibezeichnung: LP_C_L_527_0101-0102 Stand: 31.03.2017 LTB / Da

