

Gemeinde Birkenwerder

103(123_1)/101
WE1+10

-288.0-

104(124_1)/100
WE1+12.5

Gemarkung Birkenwerder

Planfeststellungsverfahren
380 - kV - Leitung
527/529/528
Neuenhagen-Wustermark-Hennigsdorf
110-kV-Bahnstromleitung Priort - Karow



Birkenwerder
Variante D38

Titel: Lageplan M 103/101 - M 104/100

Unterlage: 3.1

Blatt: 5


Maßstab: 1:2000

Legende:

- 380-kV/110-kV Variante D38
- 380-kV/110-kV PFV
- 220-kV/110-kV Bestand

Grenzen:

- Land
- Reg. Bez.
- Kreis
- Stadt/Gem.
- Gemarkung
- Flur
- Flurstück
- Nutzungsartengrenze
- LSG / NSG
- WSG
- Sondergebiete

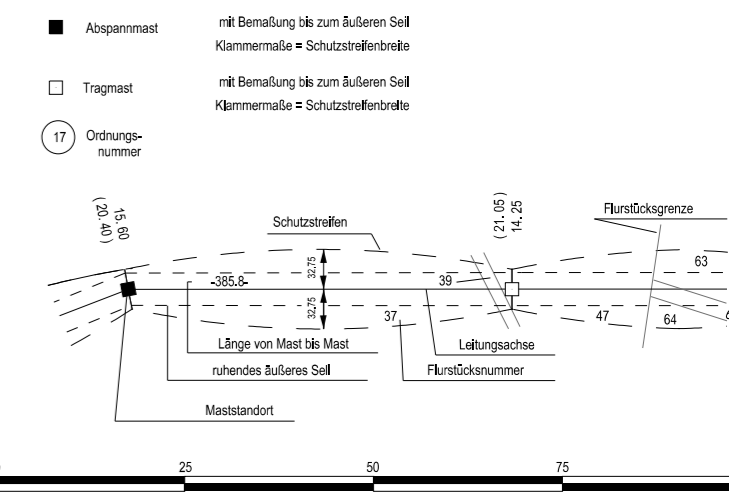

Vorhabensträger: 50Hertz Transmission GmbH
Heidestraße 2
D-10557 Berlin

Bearbeitung: LTB Leitungsbau GmbH
Am Umspannwerk
D-15366 Neuenhagen

Nr.	Änderung	Datum	Name

genehmigt:

Landkreis Oberhavel

Flur 10

Gemeinde Birkenwerder
Gemarkung Birkenwerder

Flur 1

Stadt Hohen Neuendorf
Gemarkung Borgsdorf

Flur 2

Dateibezeichnung: LP_C_L_527_0103-0104

Stand: 31.03.2017 LTB / Da